



久米総合文化公園プール



外観写真




外観写真

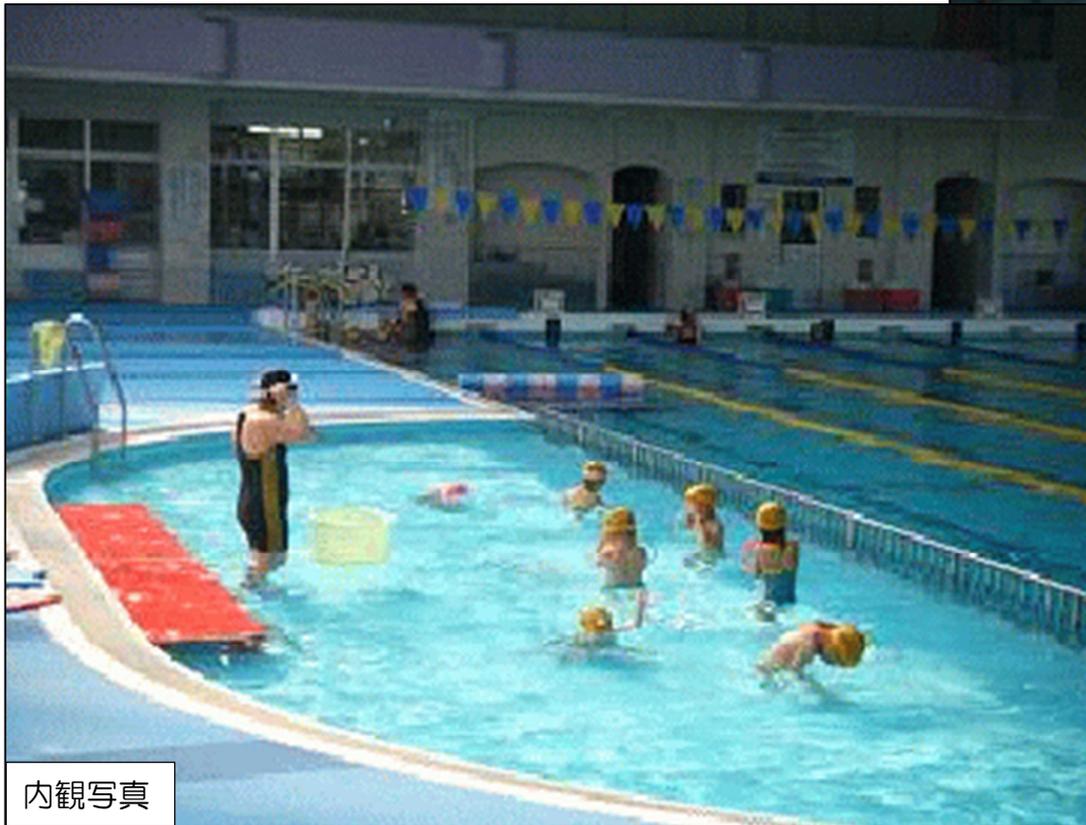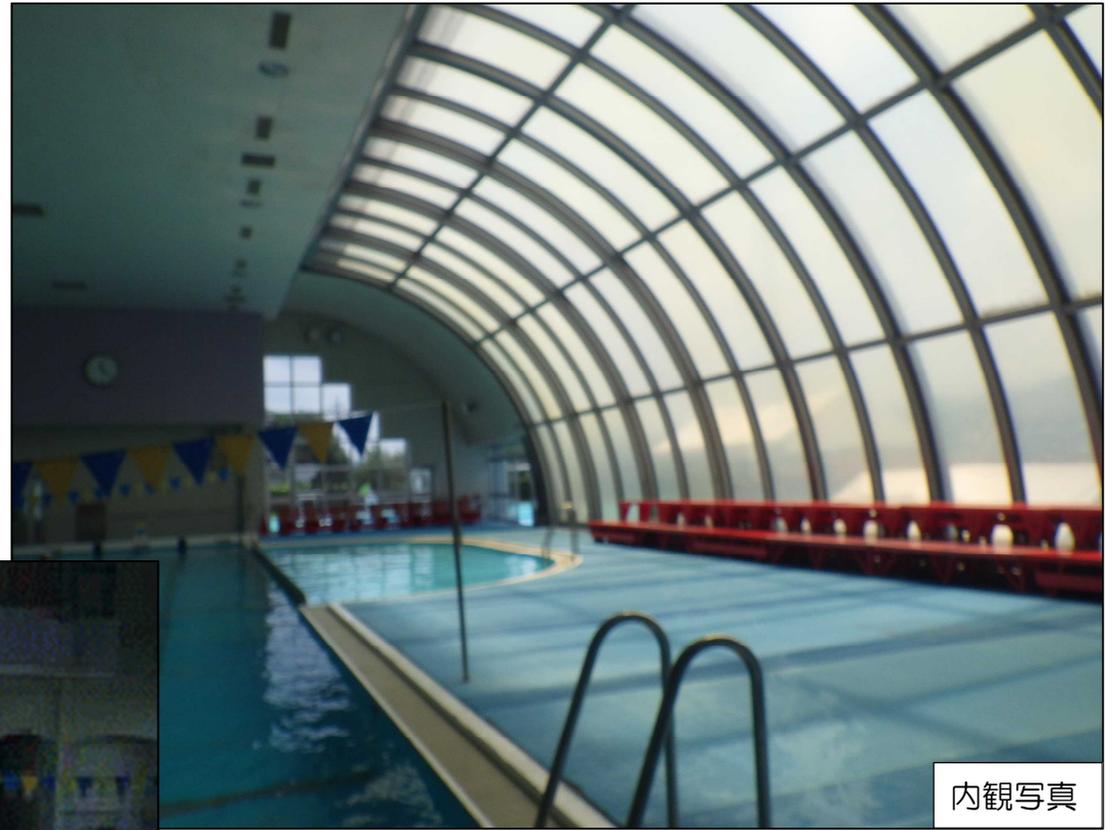

内観写真

内観写真

中国民営自動車道

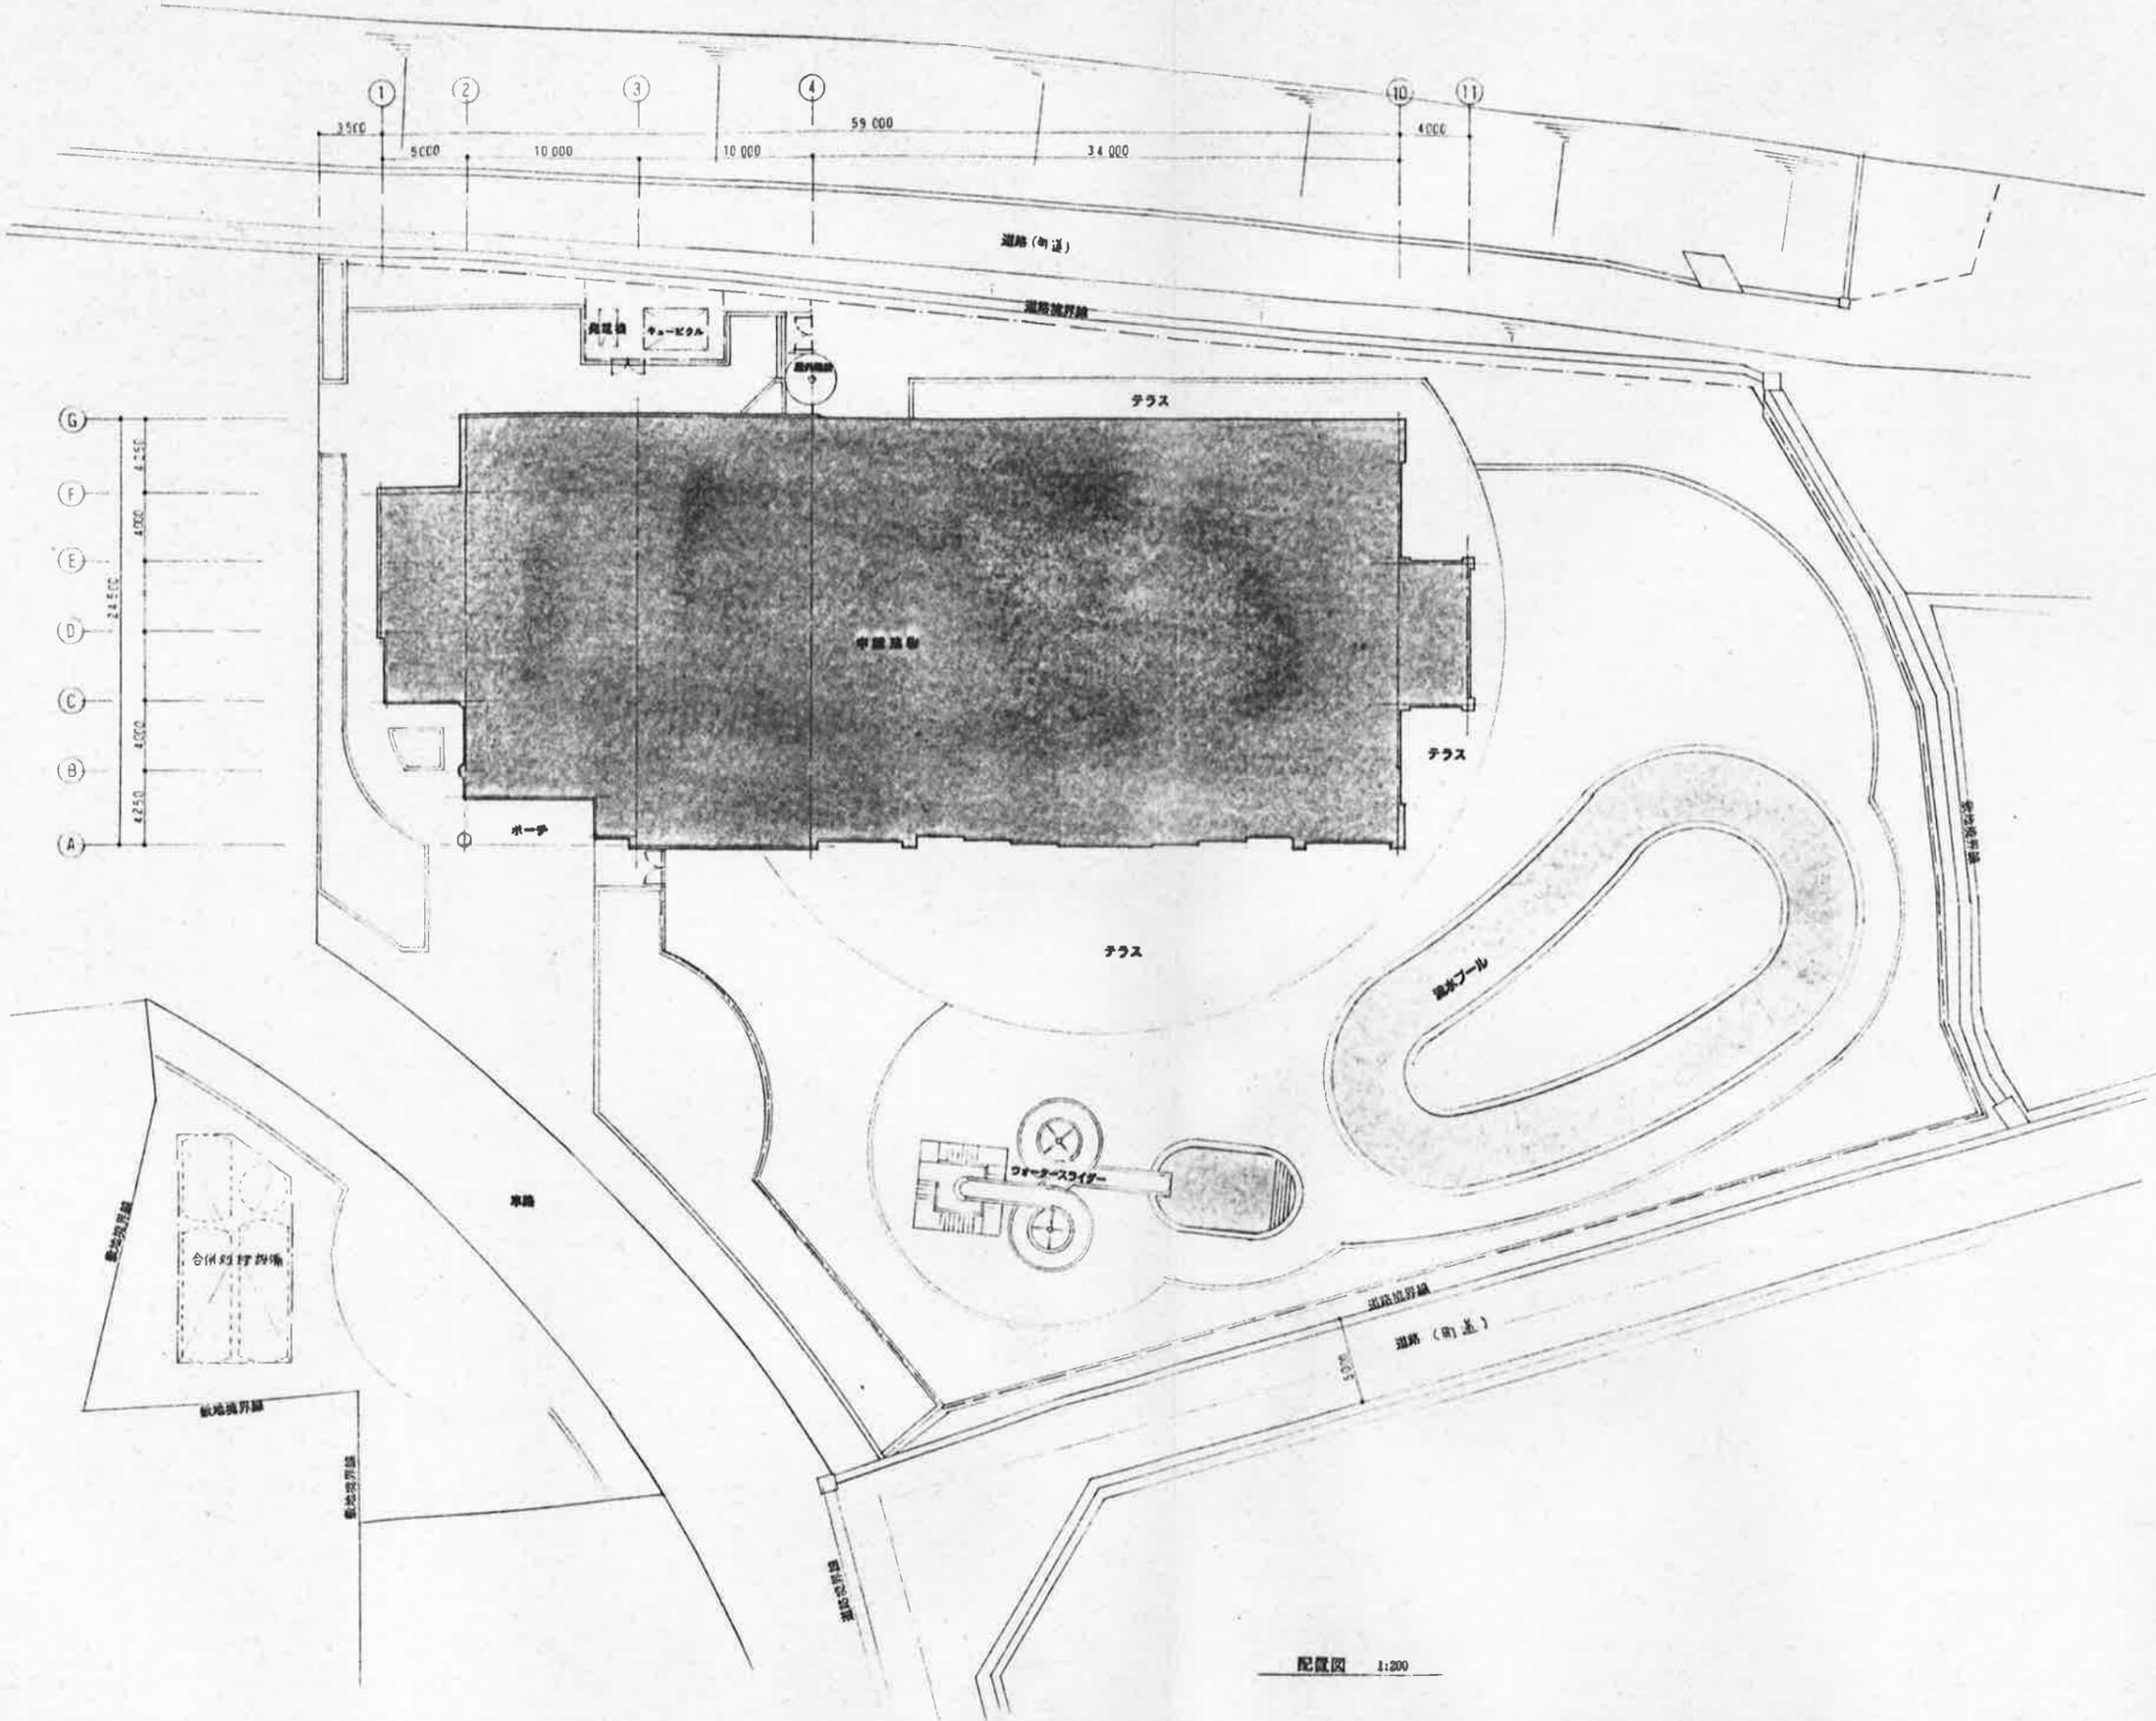


配置図 1:200

株式会社 倉森建築設計事務所
 倉森 治

久米町総合文化運動公園整備事業
 温水プール施設建設工事
 配置図

SCALE 1:200

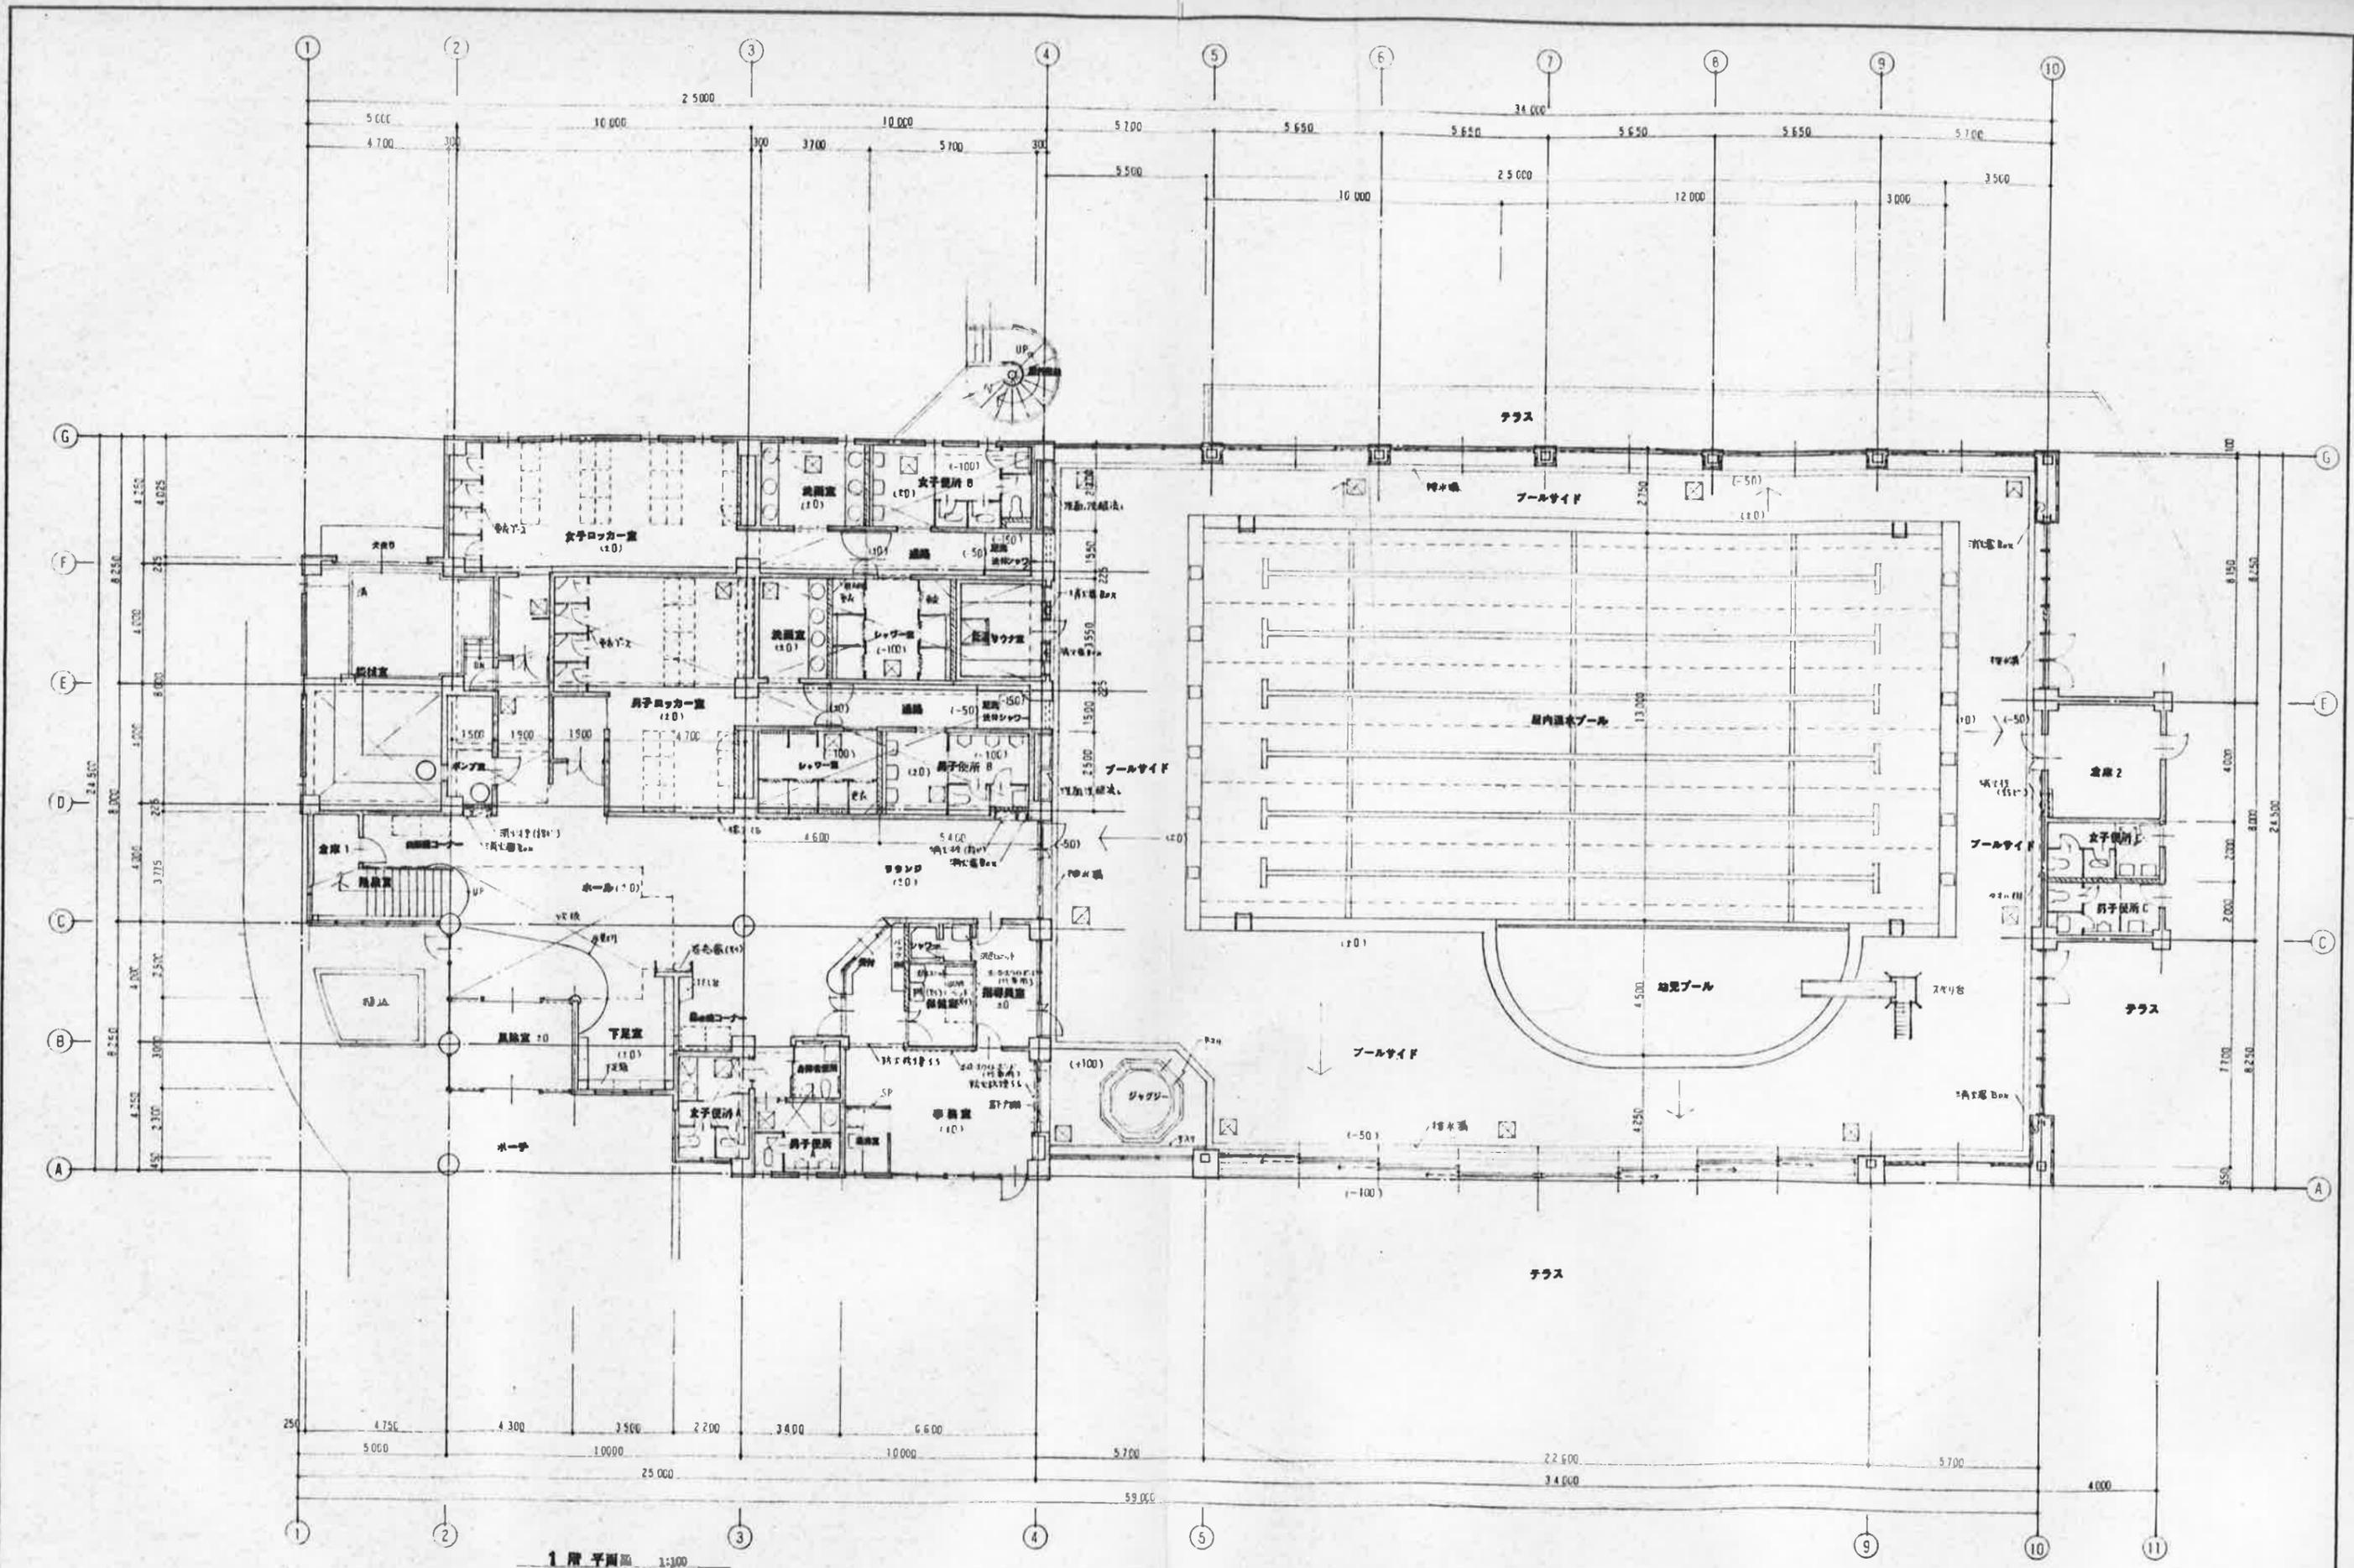


1 階 平面図 1:100

※ C 倉庫(200-1)	LCS
※ B 200-170-1	※ 1/4 100-600
1:50, 60, 70, 80, 90, 100, 110, 120, 130, 140, 150, 160, 170, 180, 190, 200	

株式会社 倉森建築設計事務所
 建築士事務所 岡山 1001号
 代表取締役 倉森 浩
 設計 山本

久米町総合文化運動公園整備事業
 温水プール施設建設工事
 1 階 平面図
 1:100
 A.9

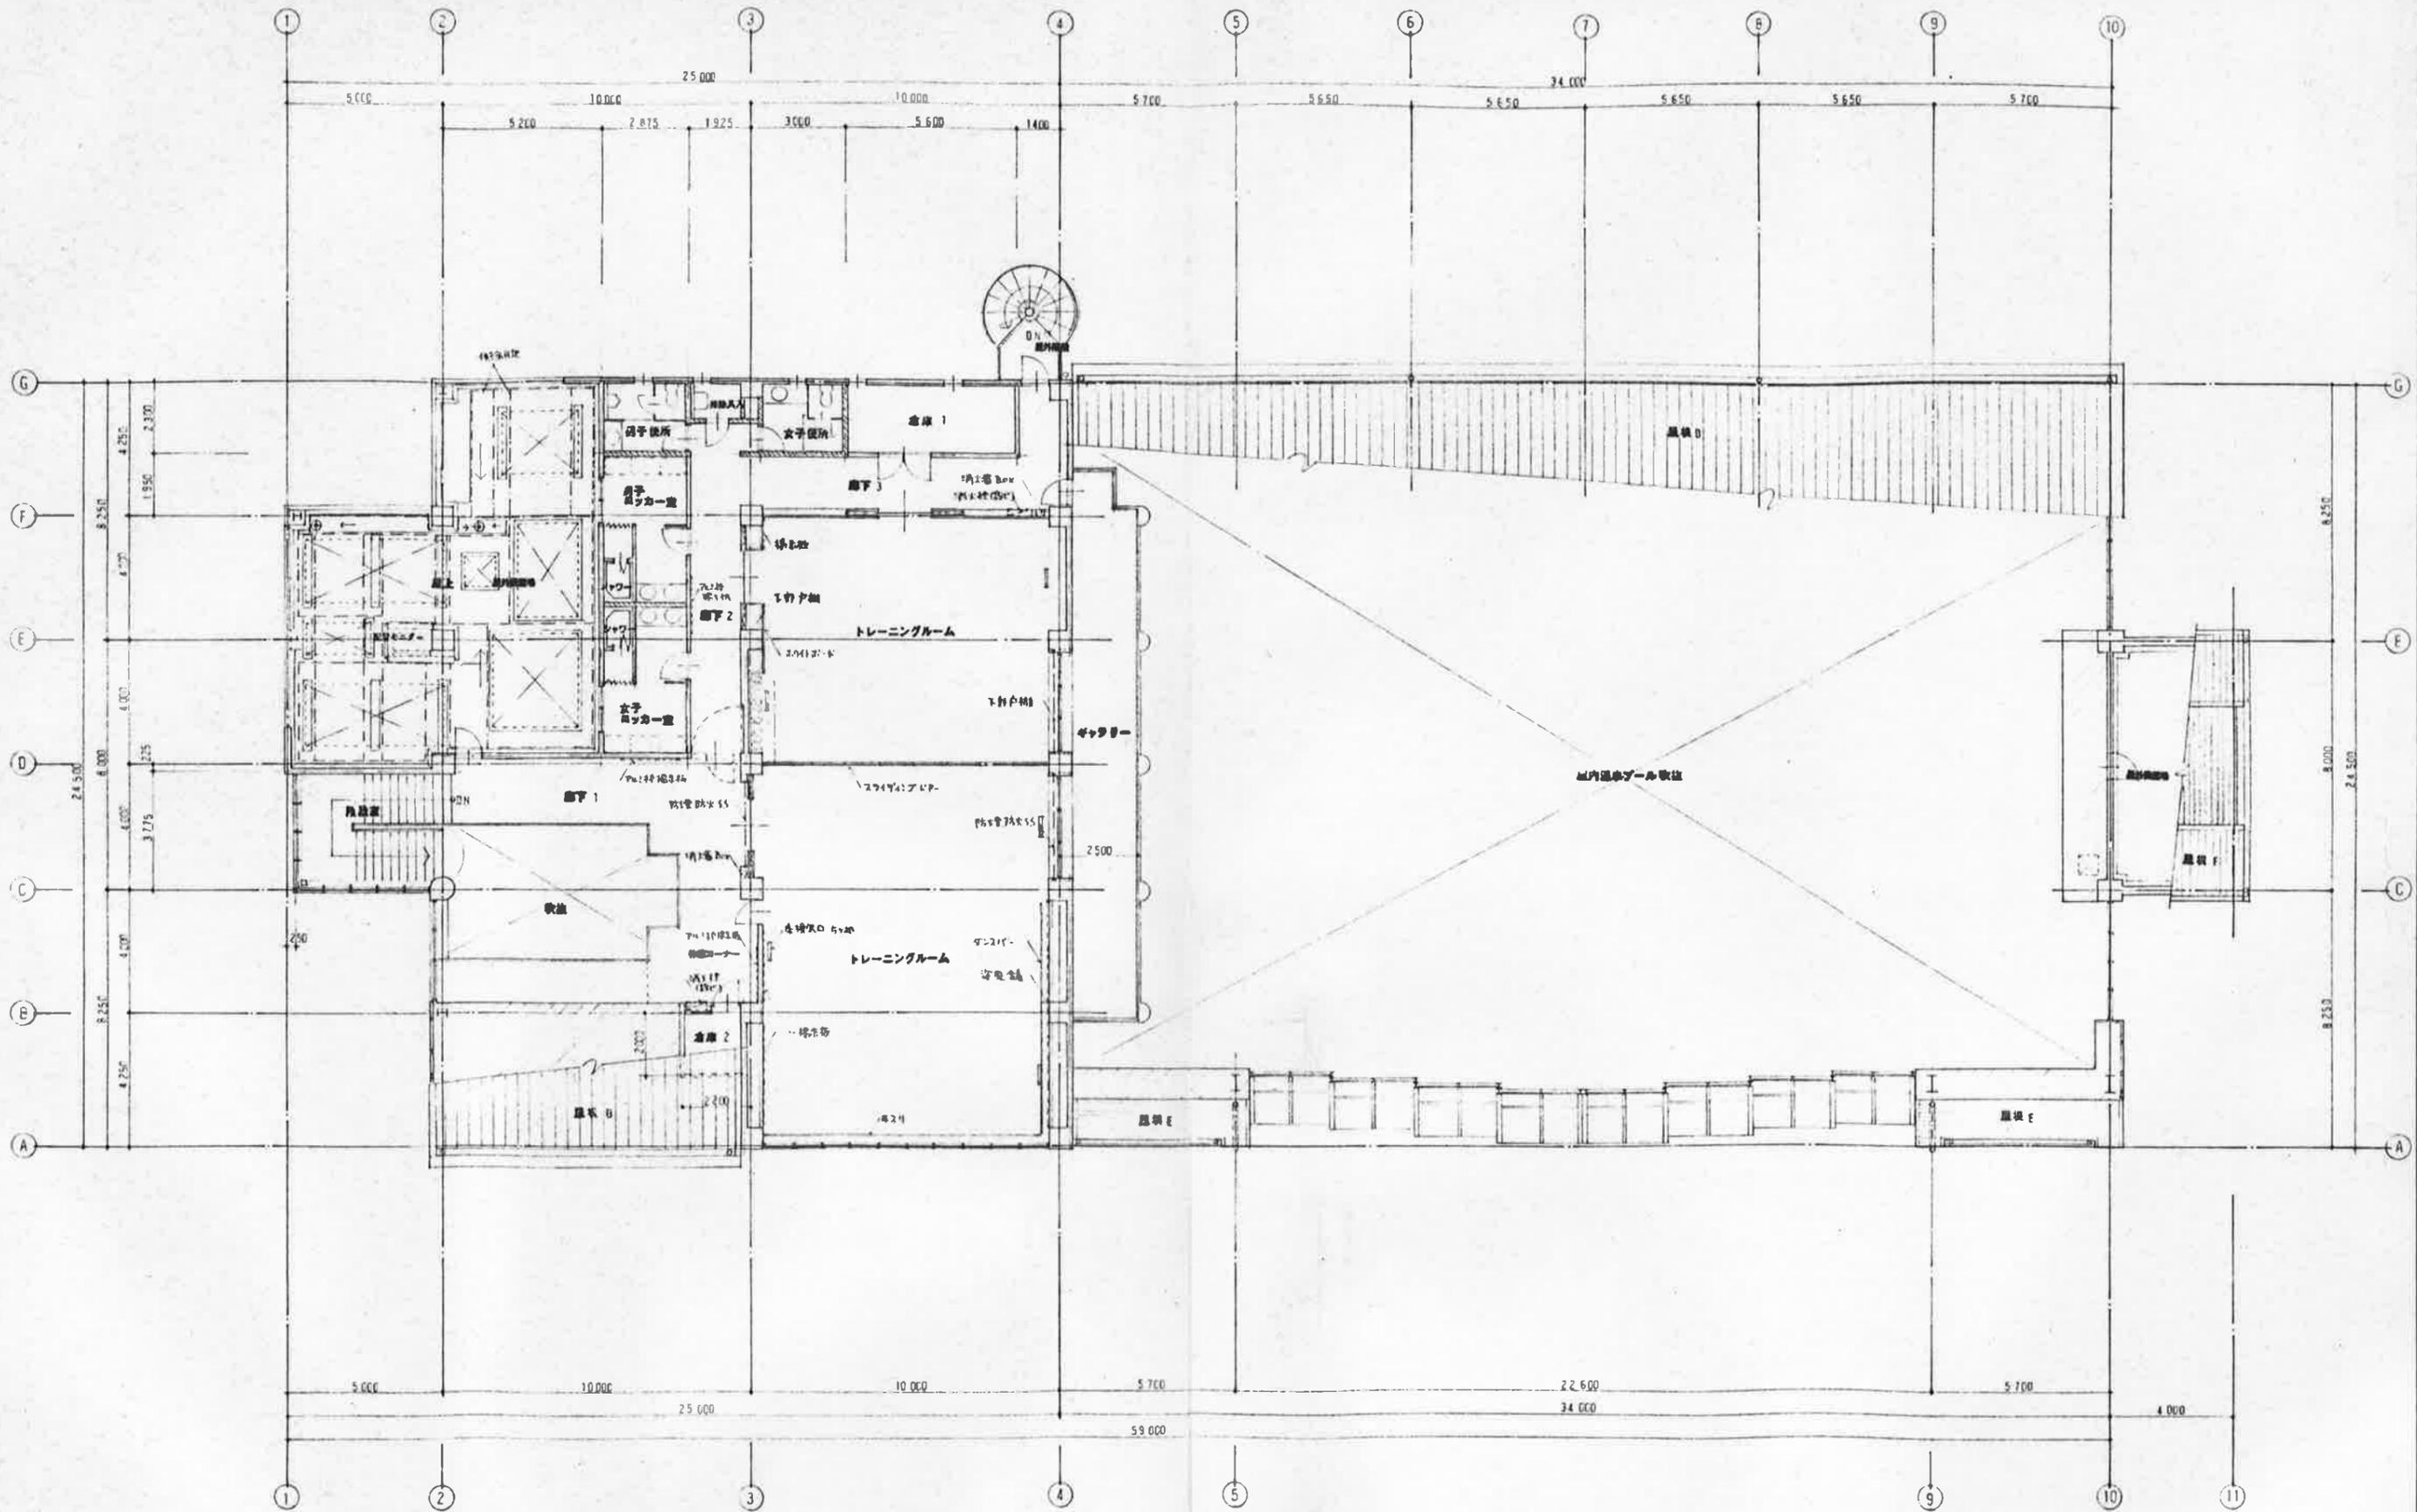

2 階 平面図 1:100